


* NOTES

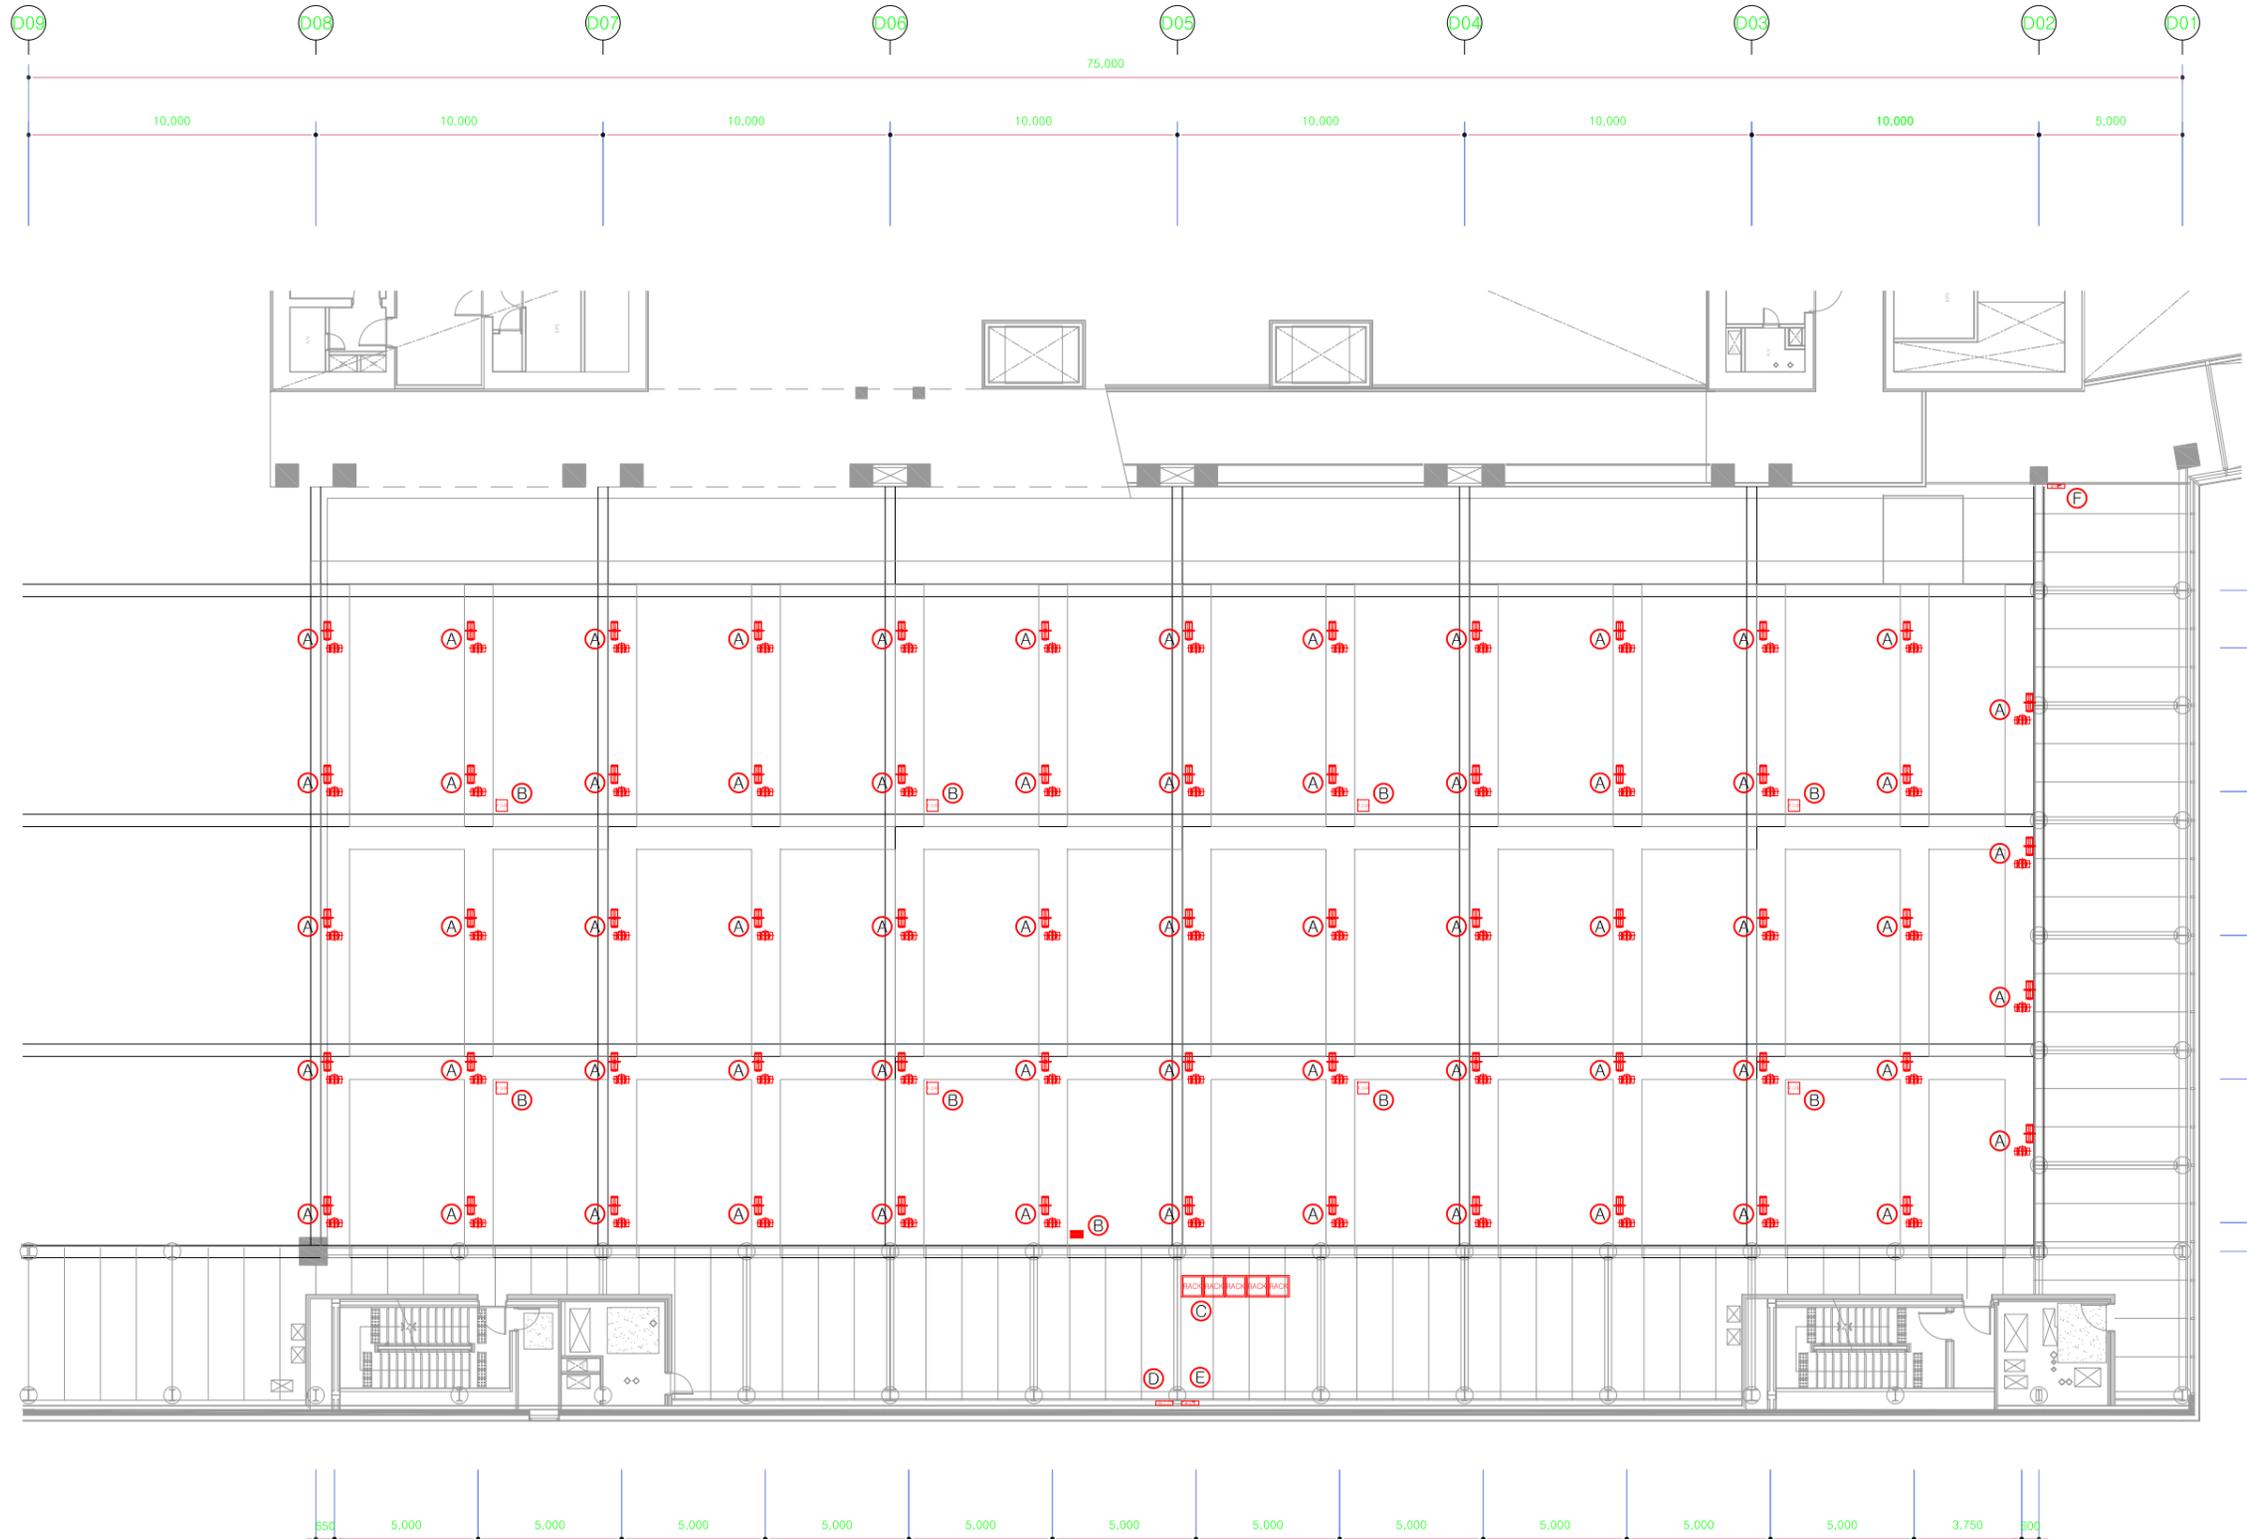

NOTE

NO.	품명	규격 or 모델	수량	설치방법
(A)	HOIST	500 Kg, SAFTY FACTOR 1:10, 18M	64 SET	HANGING
	CABLE REEL	CAT5e, VCT 3C 3.0SQ, 18M		켓워크에 고정
(B)	FIBER OPTIC BOX (F.O.B)	1CH, OPTICAL CONNECTOR	8 SET	난간에 고정
(C)	RACK CABINET	33U, AL	5 SET	
(D)	M.C.C. PANEL	64CH	1 SET	벽부, H=1000
(E)	분전함	300A 4P	1 SET	벽부, H=1000
(F)	중계함 (기존 전기 중계함)	300A 4P	1 SET	벽부, H=1000

1 복합1관 지하1층 장비배치 평면도
축척 1/250

REV.	DATE	DESCRIPTION	BY	APP
2				
1				
0				

C2Corp Entertainment Architecture Design
서울시 강남구 강남대로 626 유적(해트)로빌딩
TEL.02-514-9708, FAX.02-514-9709

PROJECT TITLE
복합1관 The Ground
시스템 설계 용역

DRAWING TITLE
복합1관 지하1층
장비배치 평면도

APPROVAL DATE	APPROVED
2015.07.00	-
PROJECT NO.	CHECKED 1
-	-
ENGINEER	CHECKED
-	-
SCALE	DRAWN / DATE
A1 : 1/125	2015.07.00
A3 : 1/250	
DRAWING NO.	REV.
A05	△