

\* NOTES


2			
1			
0			
REV.	DATE	DESCRIPTION	BY APP

**C2Corp** Entertainment  
Architecture  
Design  
서울시 강남구 강남대로 626 유익메트로빌딩  
TEL.02-514-9708, FAX.02-514-9709

PROJECT TITLE  
복합1관 The Ground  
시스템 설계 용역

DRAWING TITLE  
복합1관 지하4층  
장비배치 평면도

APPROVAL DATE 2015.07.00	APPROVED —
PROJECT NO. —	CHECKED 1 —
ENGINEER —	CHECKED —
SCALE A1 : 1/125 A3 : 1/250	DRAWN / DATE 2015.07.00
DRAWING NO. A07	REV. △

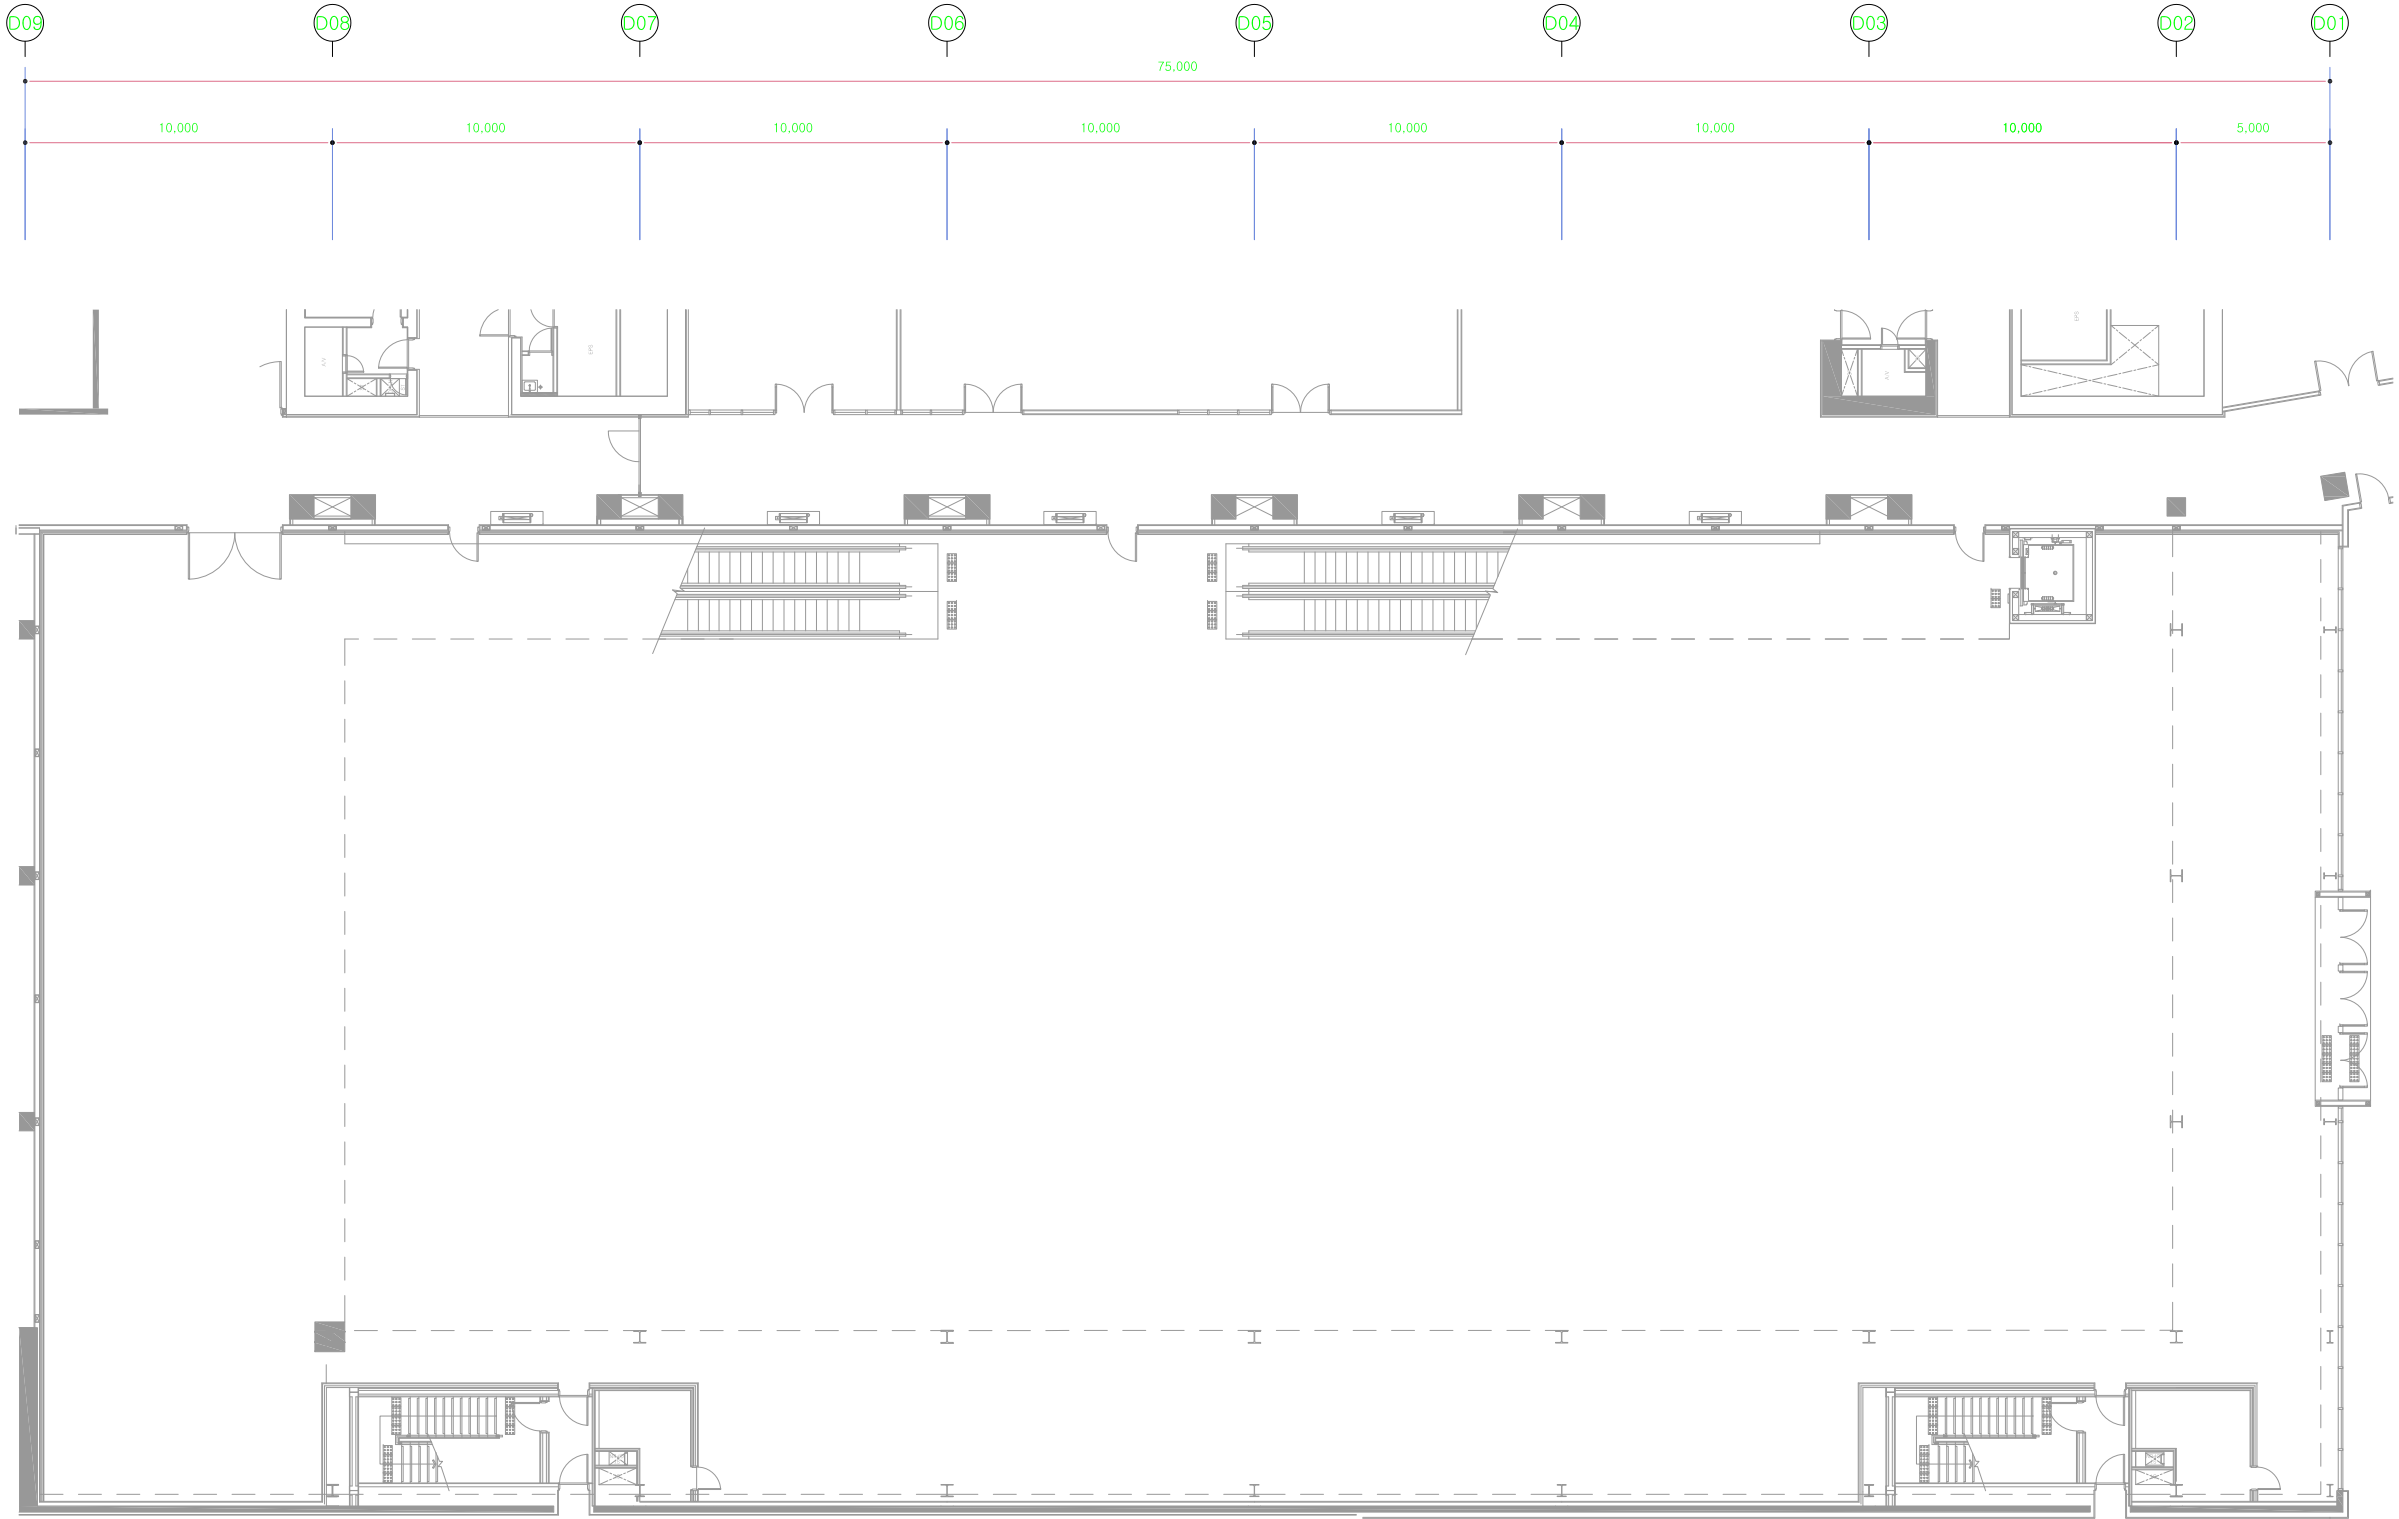

☒ NOTE

NO.	품 명	규격 or 모델	수량	설치방법
(A)	COMBINATION BOX (C.B)	RJ45 16EA, 220V 32A, MULTI CON.	2 SET	벽부, H=500
(B)	SUBWOOFER SPEAKER	2x18", MAX SPL 141dB	8 EA	이동형
(C)	이동형 AMP, RACK CASE	CUSTOM, 2U	2 SET	이동형
(D)	SURROUND SPEAKER #2	15" COAXIAL, DANTE I/O	16 EA	이동형
(E)	SPEAKER PANEL	2 x SPEAKON	4 EA	벽부, H=300

1  
—

복합1관 지하4층 장비배치 평면도

축척 1/250